


Amt Carbäk

Moorweg 5
18184 Broderstorf

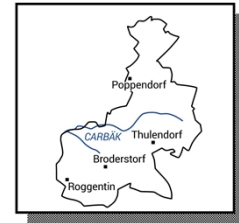

Gemeinde Broderstorf

Informationsvorlage	Vorlage-Nr: IV/BAU/606/2021
	Status: öffentlich
	Az. (intern): angelegt am: 10.12.2021
	Wiedervorlage:
Sanierung des APW in Broderstorf	
BEL/SG Bauamt	TOP: _____
Information des Ausschusses für Bauwesen und Territorialentwicklung am 20.12.2021	

Sachverhalt/Problemstellung:

Zwischen Broderstorf und Pastow nördlich der B110 befindet sich das Abwasserpumpwerk (APW) des Warnow-Wasser- und Abwasserverbandes (WWAV). In dem Pumpwerk kommt das Schmutzwasser aus den Ortschaften Broderstorf, Neu Broderstorf, Fienstorf, Neu Fienstorf und Thulendorf zusammen, wird dort aufbereitet und weiter nach Rostock zur Kläranlage gepumpt.

Das APW ist stark sanierungsbedürftig und soll neu errichtet werden. Bauherr ist die Nordwasser GmbH.

Das alte APW wird zurückgebaut und das neue APW wird nahe an der B110 einen neuen Standort haben.

Im Vorfeld der Planung wurde durch Frau Elgeti angeregt, das APW an die B110 zu verlegen, um die Teilung der landwirtschaftlich genutzten Flächen zu mindern. Es wurden Gespräche mit allen Beteiligten geführt und sich auf den neuen Standort geeinigt. Die Vorteile sind die Nähe zur B110 für die Nordwasser GmbH als Bewirtschafter und Unterhalter der Bauwerke und Anlagen und für den Landwirt die bessere Nutzung seiner Flächen.

Im Zuge der Entwurfs- und Genehmigungsplanung wird die Gemeinde Broderstorf über das Amt Carbäk um Stellungnahme zum Bauvorhaben gebeten.

In der Anlage sind die wesentlichen Unterlagen der Entwurfs- und Genehmigungsplanung:

- Erläuterungsbericht
 - Übersichtslageplan
 - Lageplan Rückbau vorh. APW
 - Lageplan Planung gepl. APW
- beigefügt.



Mit dieser Informationsvorlage wird die Gemeindvertretung Broderstorf über das Vorhaben informiert und um Hinweise oder Anmerkungen gebeten.

Hinweise und Anmerkungen:

Sichtvermerk

i.A. _____
Sachbearbeitung


i.A. _____
Amtsleiter

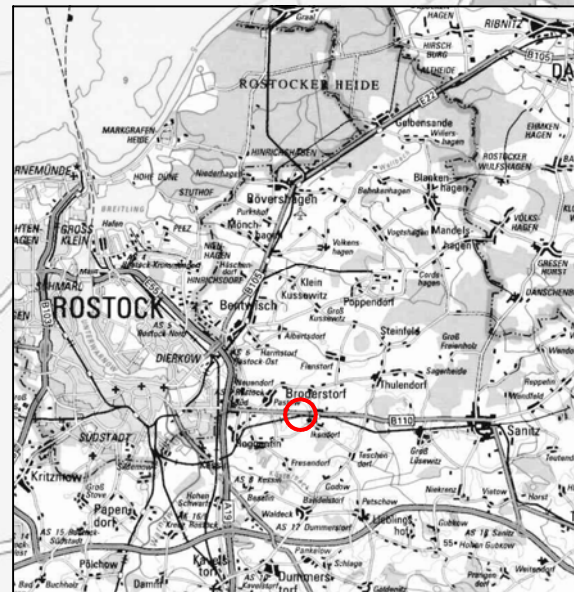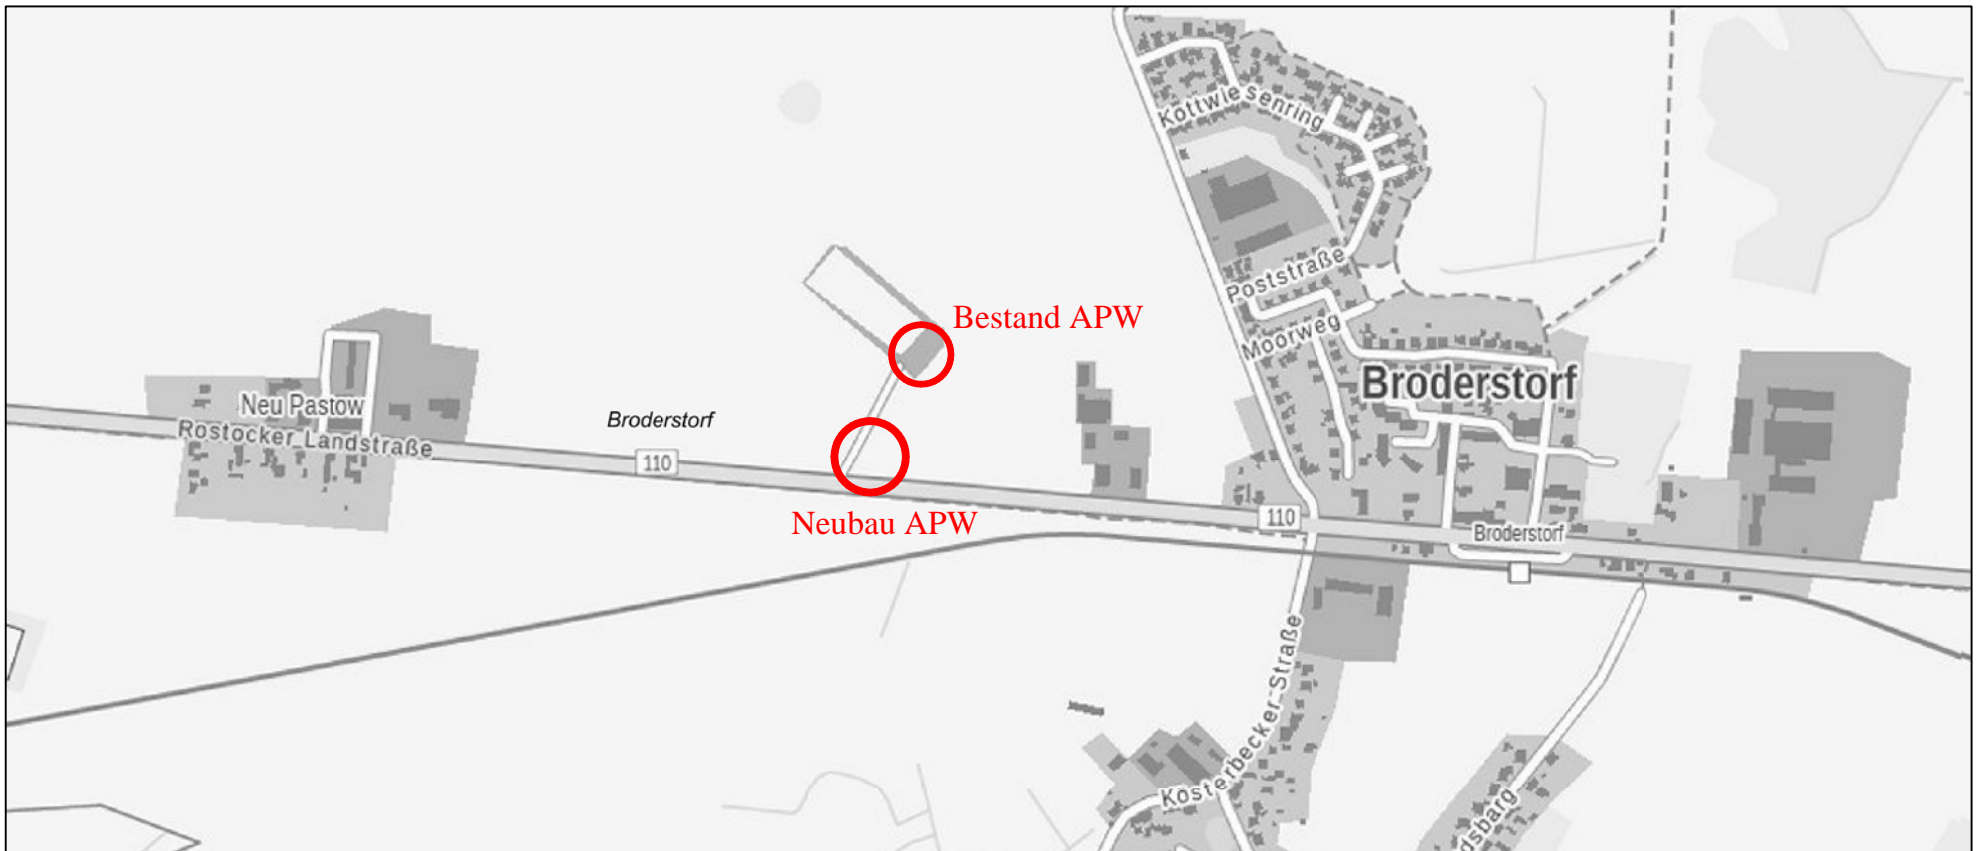

Sanierung des Abwasserpumpwerkes in Broderstorf

- Entwurfs- und Genehmigungsplanung -

Übersichtslageplan

FACHPLANUNGSBÜRO		Der Auftraggeber:/der Antragsteller:	
WAG Wasser- und Abwassertechnische Gesellschaft mbH Rostock		 Nordwasser GmbH Carl-Hopp-Straße 1 18069 Rostock	
Schliemannstraße 6, 18211 Bargeshagen Telefon (038203) 411-0 Fax 411-20		Projektnummer Auftraggeber WI412000089	
Maßstab: 1 : 10.000		Projektnummer WAG 012_20	
Bearbeiter		Briese	Los
Gezeichnet	23.09.2021	Weber	Anlage 1
Geändert			Blatt 1